

कार्यालय अधिशासी अभियंता
प्रान्तीय खण्ड, लो०नि०वि०, हाथरस।

पत्रांक 4609 / 40

दिनांक 3/11/15

सेवा में,
जिलापूर्ति अधिकारी,
हाथरस।

विषय:-मै० एस्सार ऑयल लिमिटेड A-5 सेक्टर - 3 नोयडा के टैरीटरी सेल्स मैनेजर के द्वारा पीलीभीत भरतपुर मार्ग (राज्य मार्ग) के कि०मी० 234 चैनेज (233.155) मौजा नगला शीशम पर खसरा नं० 165, 166 नगला शीशम तहसील व जनपद हाथरस पर न्यू रिटेल आउट लेट स्थापित किये जाने की अनुमति के सम्बन्ध में।

संदर्भ:- आपका पत्रांक 1108/जि०पू०अ०-एन०ओ०सी०/2015 दिनांक 27.03.2015 एवं मुख्य अभियन्ता आ०क्षे०, लो०नि०वि०, आगरा के पत्रांक 14124/116सी०-आ०क्षे०/2015 दि० 14.09.2015

महोदय,

 
उपरोक्त विषयक सन्दर्भित पत्र के अनुपालन में मुख्य अभियन्ता आगरा क्षेत्र, आगरा लो०नि०वि०, आगरा के पत्रांक 14124/116सी० -आ०क्षे०/2015 दिनांक 14.09.15 के द्वारा दिये गये निर्देशानुसार सड़क परिवहन एवं राज्य मार्ग मंत्रालय भारत सरकार नई दिल्ली के पत्रांक आर०डब्ल्यू०/एन०एच०/33023-19/99-डी०ओ०III दि० 31.08.2000 एवं पत्रांक आर०डब्ल्यू०/एन०एच० 33023-19/99-डी०ओ० III दिनांक 25.09.2003/17.10.2003 में की गयी शर्तों के अनुसार अनापत्ति प्रमाणपत्र की संस्तुति की जाती है।

1. मैं एस्सार ऑयल लिमिटेड ए-5 सेक्टर-3 नोयडा के टैरीटरी मैनेजर के द्वारा खसरा सं० 165, 166 नगला शीशम तहसील व जनपद हाथरस में पीलीभीत भरतपुर राज्य मार्ग सं० 33 के कि०मी० 234 (चैनेज 233.155) पर सड़क के मध्य से बायीं ओर 22.87मी० की दूरी के बाद स्थापित किया जायेगा।
 - i प्रस्तावित निर्माण टाउन एरिया सीमा के अन्दर है।
 - ii प्रस्तावित स्थल ओपन एग्रीकल्चरल लैंड में नहीं है।
 - iii मार्ग के मध्यबिन्दु से प्रथम रिटेल आउटलेट की दूरी - 31.87मी० है।
 - iv मार्ग के मध्य बिन्दु से द्वितीय रिटेल आउटलेट की दूरी 37.87मी० है।
2. बफर स्टिप के पास हैजेज की ऊँचाई 60मी० से ऊपर न रखी जाय।
3. मै० एस्सार ऑयल लिमिटेड - 5 सेक्टर द्वारा प्रस्तावित पेट्रोल पम्प की स्थापना संलग्न एनेक्चर I, II, III में वर्णित समस्त शर्तों का पालन करते हुये स्थापित की जायेगी। उनके द्वारा यदि एनेक्चर I, II, III में वर्णित कोई भी शर्त का उल्लंघन किया जाता है तो वह अनुमति स्वतः निरस्त समझी जायेगी।
4. आवेदक को मार्ग के मध्य से 22.87 मीटर की दूरी के बाद 1.00मी० चौड़ी नाली का निर्माण लो०नि०वि०, की सड़क की बाउन्ड्री पर करना होगा तथा विभागीय अनुबन्ध के बाद पेट्रोल पम्प के प्रवेश द्वार एवं निकासी द्वार पर 1.00मी० स्पान की आर०सी०सी० पुलिया का निर्माण कराना होगा पेट्रोल पम्प के पानी का उक्त नाले में प्रवाह/बहाव हेतु आवश्यक ओपनिंग/गली ग्रेटिंग का निर्माण कराना होगा जिससे पेट्रोल पम्प का पानी मार्ग की ओर न आ सके, पुलिया/नाली टोप लेवल मार्ग की पटरी के 3 प्रतिशत के ढाल में पटरी से नीचा रखा जायेगा। ताकि मार्ग पर किसी भी दशा में पानी एकत्रित न होने पाये। पेट्रोल पम्प के पानी की निकासी हेतु भी पम्प परिसर से पुलिया/नाली की ओर 2 प्रतिशत का ढाल इस प्रकार किया जायेगा ताकि पम्प परिसर का पानी पुलिया/नाली में जा सके। ताकि मार्ग पर किसी भी दशा में पानी एकत्रित न रहने पाये।
5. नाली के निर्माण एवं पेट्रोल पम्प के निर्माण से हाथरस देहात पीलीभीत भरतपुर (राज्य मार्ग) मार्ग के यातायात में अवरोध नहीं होना चाहिये।
6. पेट्रोल पम्प का निर्माण इस प्रकार हो कि वर्षा का पानी बह कर मार्ग की ओर आकर मार्ग को क्षतिग्रस्त न करे। इसी प्रकार मार्ग से पेट्रोल पम्प की ओर ढाल देकर निर्माण किया जाये। ताकि पानी के रुकने से अवरोध न हो।

For NAYARA ENERGY LIMITED

Authorized Signatory

- पीलीभीत भरतपुर राज्य मार्ग सं० 33 पर मलबा निर्माण सामग्री आदि एकत्रित करना अवैध होगा। प्रस्तावित स्थल के 100मी० दोनों ओर कोई रोड क्रॉसिंग नहीं होनी चाहिये।
9. यदि निर्माण स्थल की भूमि पर न्यायालय का कोई भी विवाद विचाराधीन हो तो ऐसी दशा में अनापत्ति प्रमाणपत्र निरस्त समझा जायेगा।
10. मार्ग की मध्य रेखा से बाउन्ड्रीवॉल की दूरी नक्शे में 22.87मी० दर्शायी गयी है जिसे निर्माण के समय यथा संभव रोड साइड लैण्ड कन्ट्रोल एक्ट के 1945 के मानकों का अनुपालन किया जायेगा।
11. भूमि के स्वामित्व का सत्यापन राजस्व विभाग से करा लिया जाय। इस सम्बन्ध में लो०नि०वि०, का कोई उत्तरदायित्व नहीं होगा।
12. यदि ऑयल कम्पनी नक्शे में प्राविधान से अलग कोई भी निर्माण बिना अनुमति के करती है तो यह अनुमति स्वतः निरस्त समझी जायेगी।
13. एनेक्चर III के बिन्दु 4/14 में वर्णित शर्त के अनुसार एक मुश्त दो लाख रुपये की धनराशि जमा करने के सम्बन्ध में आवेदक द्वारा शपथपत्र दिनांक 06.10.15 दिया गया है जिसमें पेट्रोल पम्प स्थापित करने से पूर्व धनराशि अधिशासी अभियन्ता प्रान्तीय खण्ड, लो०नि०वि०, हाथरस के खाते में जमा करा दूंगा।
14. निर्माण कार्य में यू०पी० रोड साइड लैण्ड कन्ट्रोल एक्ट के 1945 के मानकों का अनुपालन किया जायेगा।
15. भविष्य में मार्ग के विस्तार की संभावना है यदि विभाग को चौड़ीकरण हेतु भूमि की आवश्यकता होगी तो ऑयल कम्पनी को विभागीय शर्तों पर भूमि छोड़नी होगी।
16. पेट्रोल पम्प के परिसर में पीने के लिये ठंडा पानी तथा स्वच्छ टॉयलेट की व्यवस्था किया जाना अनिवार्य होगा।
17. निर्गत अनुमति की एक प्रति अभिलेख हेतु इस कार्यालय को उपलब्ध करायी जाये।
18. लो०नि०वि० के अतिरिक्त अन्य विभागों की अनापत्ति प्रमाणपत्र/अनुमति यदि आवश्यक हो तो कम्पनी/आवेदक द्वारा स्वयं प्राप्त की जायेगी।
19. उपरोक्त शर्तों का पालन न करने की दशा में प्रदत्त स्वीकृति स्वतः ही रद्द मानी जायेगी।
- संलग्न - उपरोक्तानुसार प्रकरण दो प्रतियों में।


अधिशासी अभियन्ता
प्रा०ख०लो०नि०वि०, हाथरस।

पत्रांक

दिनांक


प्रतिलिपि:-

- मुख्य अभियन्ता, आगरा क्षेत्र, लो०नि०वि०, आगरा को उनके पत्रांक सं० 14124/116सी-आ०क्ष०/2015 दि० 14.09.2015 के क्रम में सूचनार्थ प्रेषित।
- अधीक्षण अभियन्ता अलीगढ़ वृत्त, लो०नि०वि०, अलीगढ़ को सूचनार्थ प्रेषित।
- अवर अभियन्ता (प्रा०) लो०नि०वि०, हाथरस को हाथरस को मानचित्र सहित मूल में प्रेषित।

अधिशासी अभियन्ता
प्रा०ख०लो०नि०वि०, हाथरस।

For NAYARA ENERGY LIMITED

Authorised Signatory

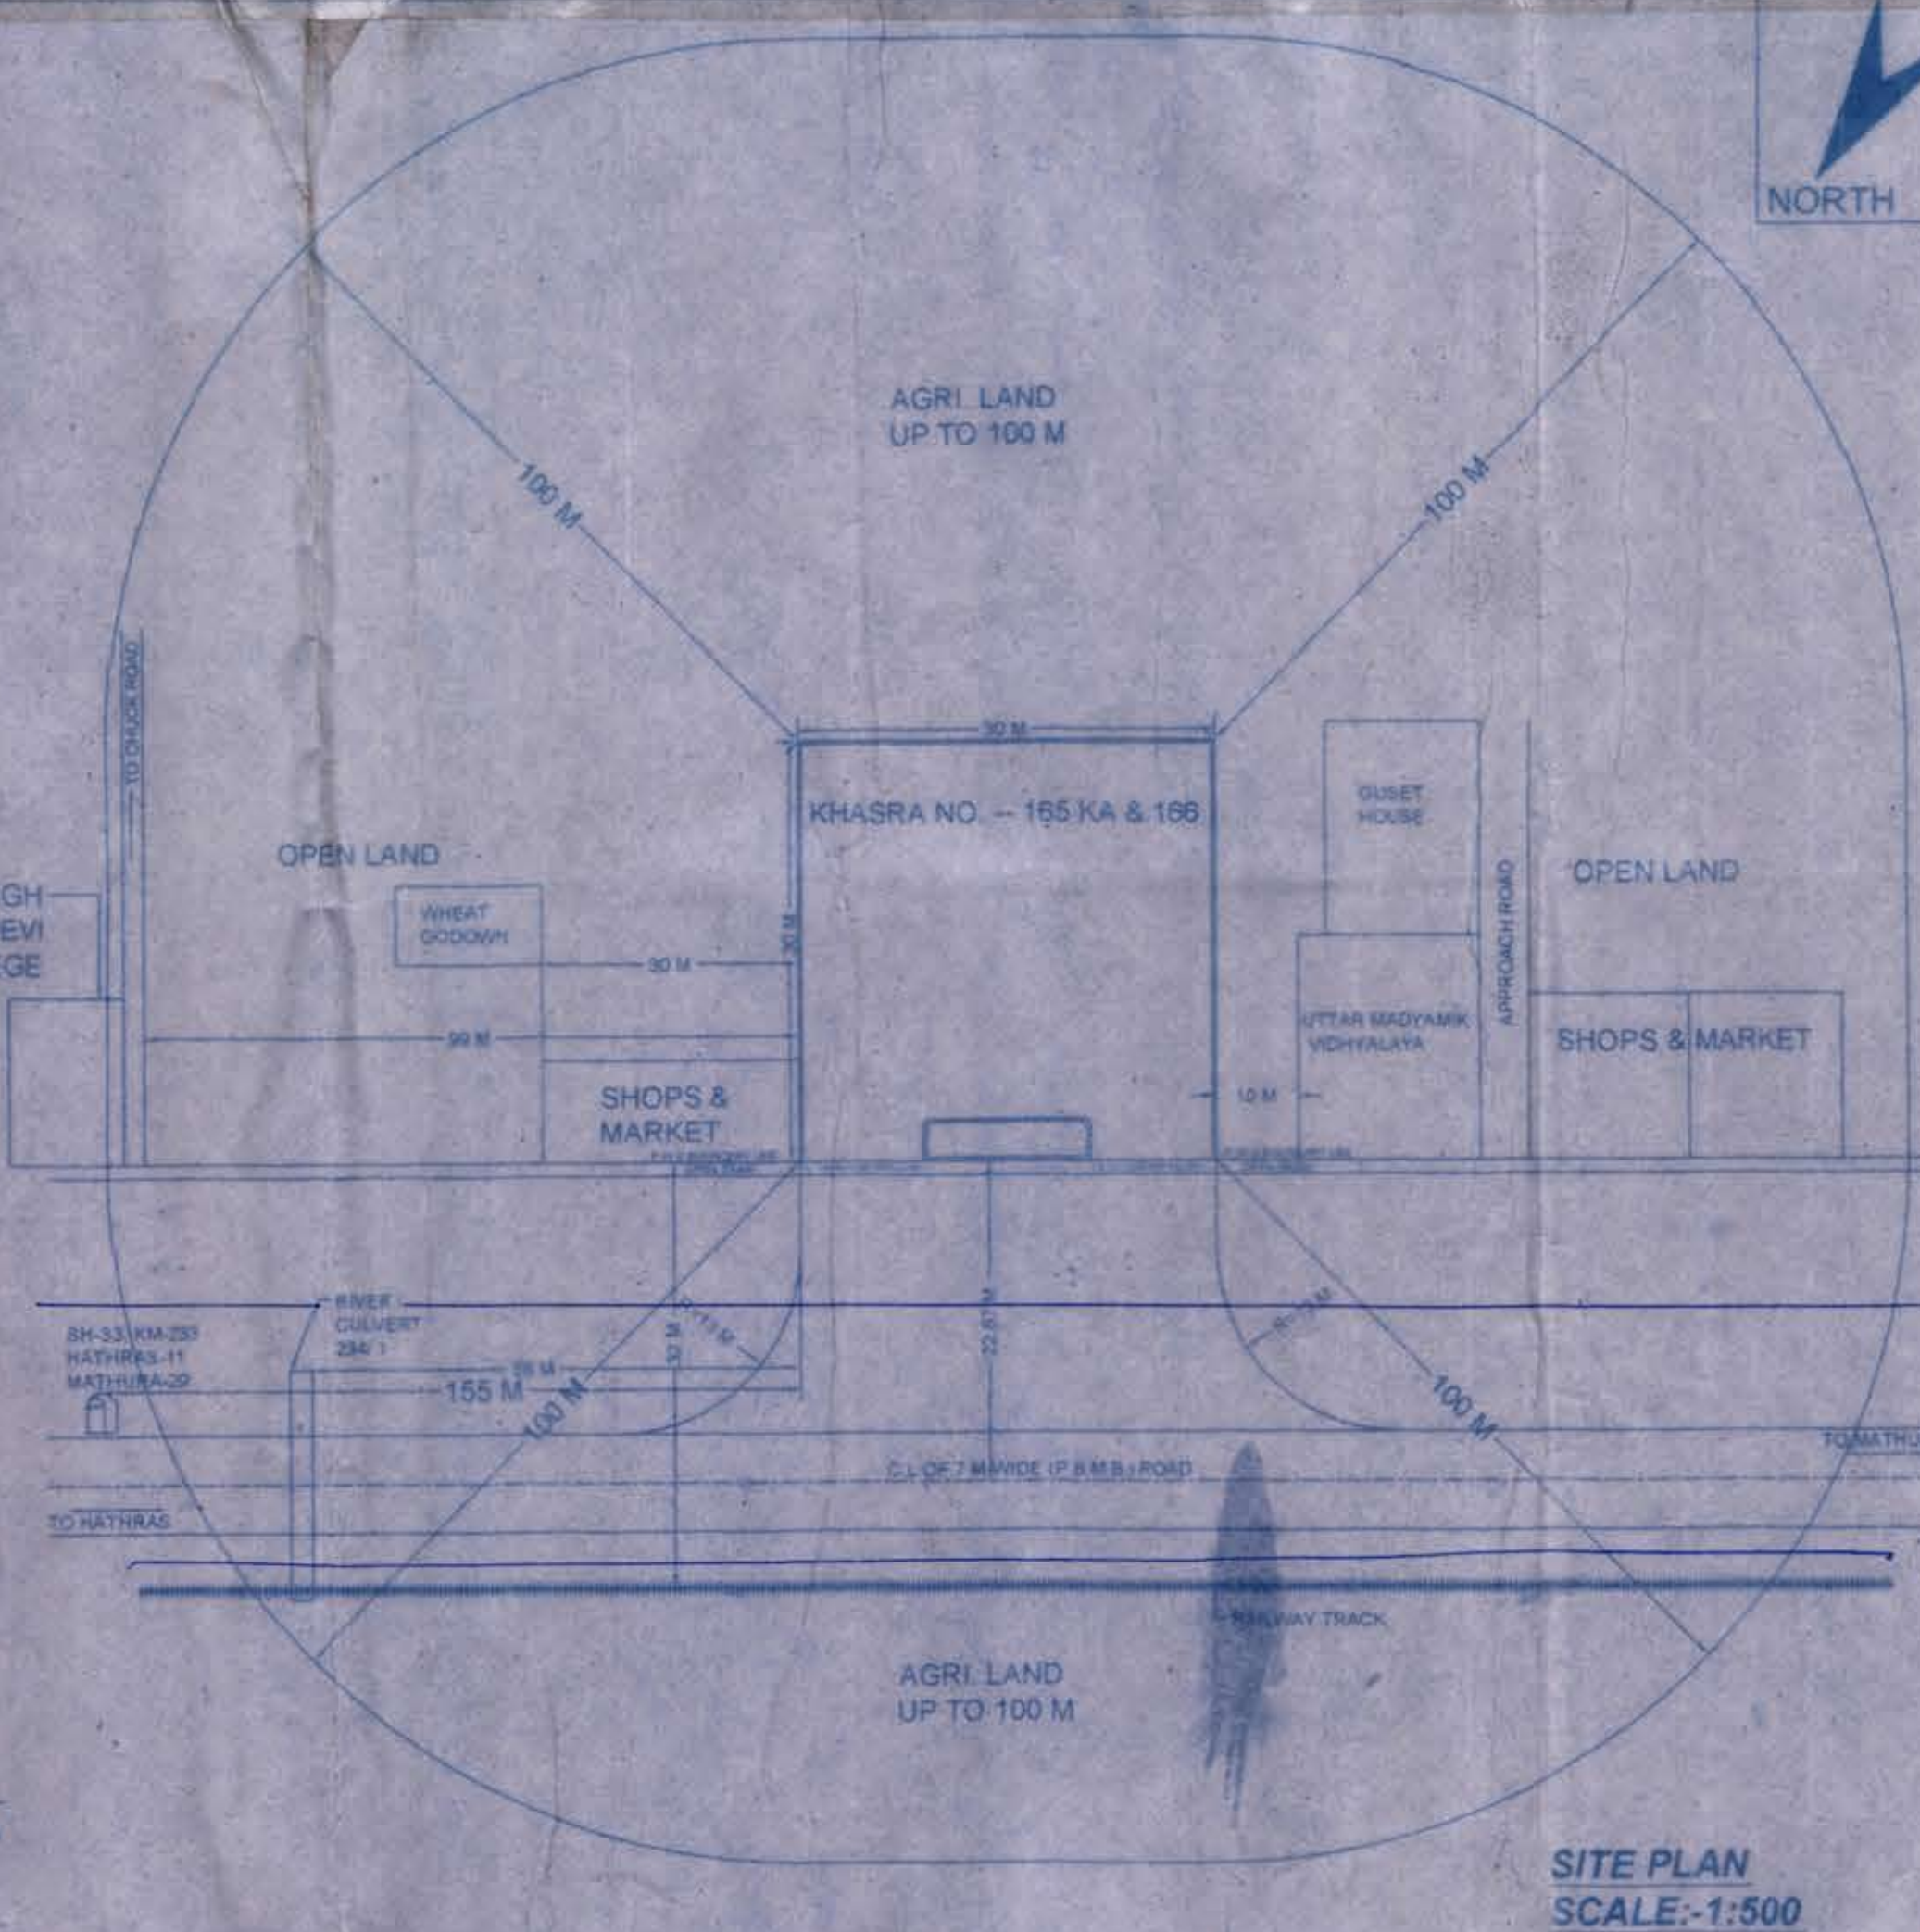

BUILDING PLAN

6.49 M

अधीनस्थ कारखाना

CHANGE/ TOIL 12X

1.5M 1.8M 2.2 X 1.8M 1.8M

SALES ROOM 3 X 2.65 M

OFFICE ROOM 2.80 X 2.65 M

9.02 M

D.P.S. BOARD


FRONT ELEVATION

अधीनस्थ कारखाना


ग्रीनाड ग्रास लॉड फिर्ला

3-9-5

ESSART

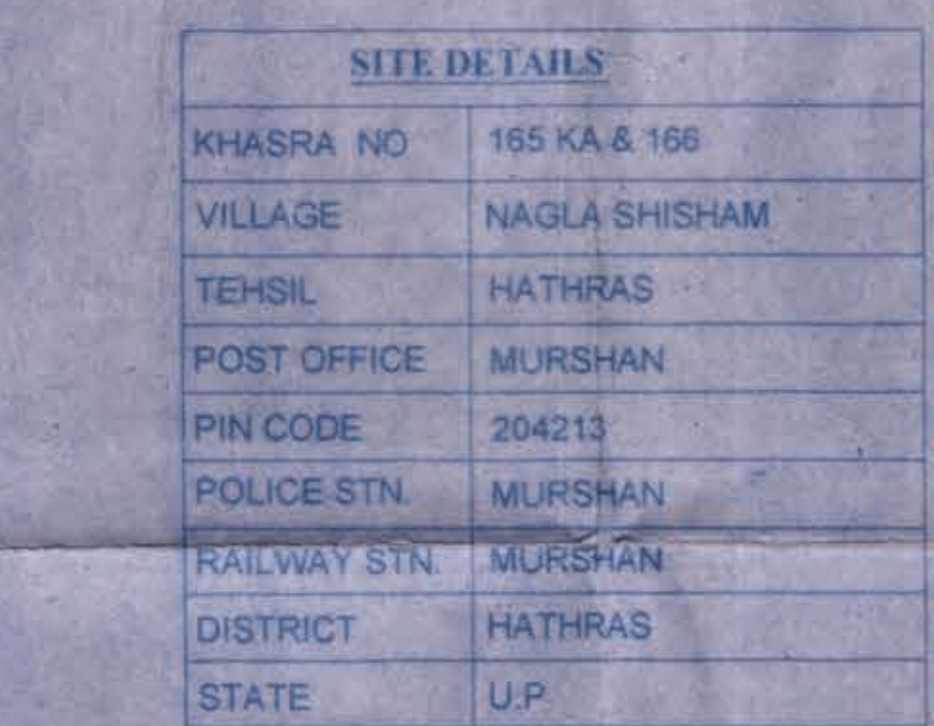

AREA CHART	
TOTAL AREA OF PLOT	900.00 SQM
TOTAL AREA OF BUILDING	19.41 SQM

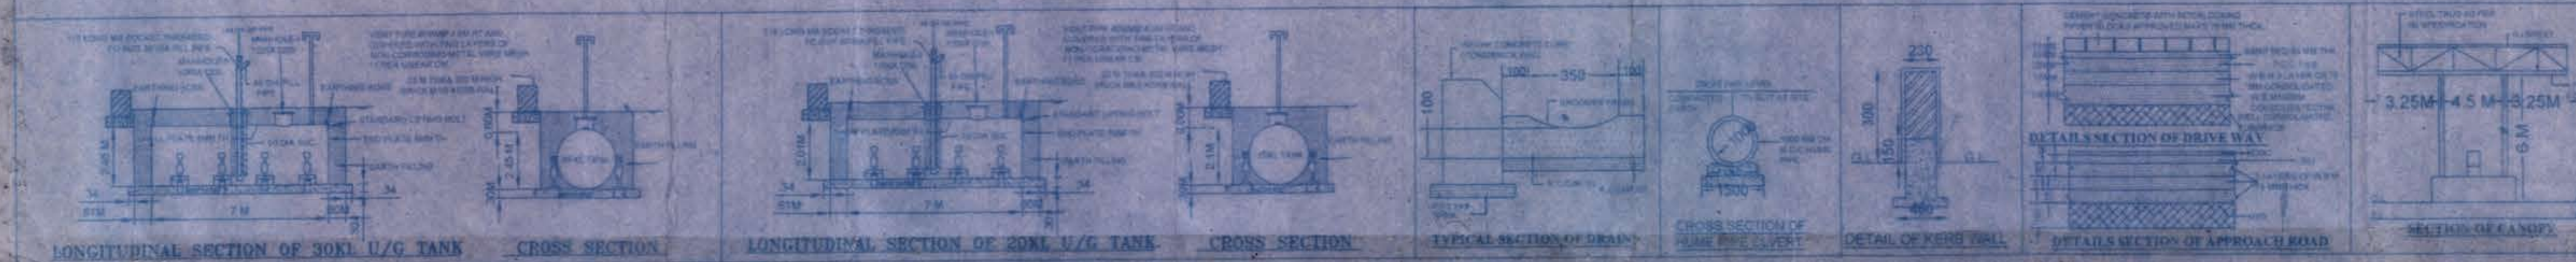

NOTES:-

1. VENT PIPE 4.0 M CLEAR ALLROUND FITTED WITH TWO LAYER OF NON CORRODABLE WIRE GAUGE OF 11 MESH LINER CM SQUARE
2. FILL POINT FITTED WITH CAMLOCK COUPLING, AIR TIGHT THREADED BRASS CAP DEACINATING FROM TANK LORRY
3. DIP PIPE WITH CAP ASSEMBLY.
4. ALL ELECTRIC ARE FLAMPROOF CONFORMING TO IS 2148.
5. ALL THE DOORS OF BUILDING TO BE OPENED OUTWARDLY.
6. NO SEWER OR SURFACE DRAIN WITH IN 8 MTR FORM G TANK & D US
7. PREMISES TO BE USED ONLY FOR STORAGE OF PETROLEUM PRODUCTS.
8. TANK ARE PAINTED WITH TWO LAYER OF HOT BITUMEN OVER TWO COATS OF RED LID PRIMER TO PROTECT AGAINST CORROSION.
9. FABRICATION OF G U STORAGE TANK ARE CONFORMING TO IS 10087:1996 AS PER CODE NAGPUR ORDER NO G-40/SC/MISC DATED 24-03-1999
10. ALL DIMENSIONS ARE IN METRS.
11. 58* SAND BUCKETS 10 NO AS PER EXPLOSIVE RULES.
12. FE* FIRE EXTINGUISHERS 10 NO AS PER EXPLOSIVE RULES.
13. TANK SHOULD BE GIVEN HYDULIC PRESSURE TEST TO BEFORE INSTALLATION AND BEFORE ANY PROTECTIVE COATING IS APPLIED THE TEST SHOULD BE MENTION AT A CONTROL PRESSURE OF 0.35 KG/CM2 FOR TWO HOURS.
14. DIP ROAD SUPPLIED WITH THE TANK FOR THIS TYPE OF INSTALLATION SHOULD BE 3280 LONG.
15. FABRICATION THICKNESS OF TANK SHELL PLATES AND END PLATES 20MM SHELL 1MM END 1MM
16. TANK CONFORM TO CLAUSE 124.1254.131 OF PETROLEUM RULES 2002
17. ALL LIGHT POLES FITTED AS PER APPROVALS OF CODE NAGPUR VIDE LETTER NO PU/11/MB DATED 25.11.03.
18. NATURAL DRAIN SLOPE FROM EDGE OF THE ROAD TO CULVERT ON APPROACHES WILL BE MENTION FREE FLOW OF WATER TOWARDS DRAIN.
19. SITES MEETS APPLICABLES PER IRC NORMS 1983 WITH LATEST AMMENDMENTS.
20. E V= EXTENDED VENT PIPE
21. E F= EXTENDED FILL POINT
22. NO HIGH TENSION LINE IS PASSING OVER THE SITE.
23. THE PROPOSED SITE IS FREE FROM ANY TYPE OF LITIGATION AND NO MCASE IS PENDING IN ANY COURT OF LAW
24. ALL NECESSARY APPROVALS FROM CONCERN DEPARTMENT TO BE OBTAINED.

Name Of Ro:-

 Essar Oil Limited	SUBJECT:- LAYOUT & SITE PLAN OF PROPOSED RETAIL OUTLET ON PULBHIT - BAREILLY - MATHURA - BHARATPUR (SH-33) ROAD, AT KHASRA NO. 165 KA & 166, VILLAGE NAGLA SHISHAM, TEHSIL HATHRAS, DISTRICT HATHRAS.
LOCATION:-	
REG. NO. - UP-W-1623	
DRAWING NO- EOLRO/558/15 DT-30.01.15	
Scale:- As Shown Above	

DATE: _____ REGION: _____


ANIL KISHAN SINGH
 Territory Sales Manager
 - Essar Oil Limited
 Con-13

ATTESTATION
 AUTH. SIGNATORY