


AUTH SINGNATORY  For Essar Oil Limited DISTRICT- MORADABAD VILLAGE- MASEVI RASOOLPUR, TEHSIL- BILARI, AT KHASRA NO. 112 (MDR- 69) ROAD IN KM STONE-14 (CH- 13, 116 L.S.) RETAIL OUTLET ON MORADABAD TO SAMBHAL	REG. NO.-UP-W-1572 SCALE-As Shown Above DRAWING NO.-EOL-036315 DT-08-15
SUBJECT- LAYOUT & SITE PLAN OF PROPOSED ESSAR ENERGY LOCATION-	REVISION DATE



Name Of Ro:-

1 VENT PIPE 40 M CLEAR ALLROUND FITTED WITH TWO LAYER OF NON CORRODABLE WIRE GAUGE OF 11 MESH 1 LAYER CM SQUARE
 2 FILL POINT FITTED WITH CAMLOCK COUPLING & AIR TIGHT THREADED BRASS CAP DECAINTING FROM TANK LORRY
 3 DIP PIPE WITH CAP ASSEMBLY
 4 ALL ELECTRIC ARE FLAMPROOF CONFORMING TO IS 2148
 5 ALL THE DOORS OF BUILDING TO BE OPENED OUTWARDLY
 6 NO SEWER OR SURFACE DRAIN WITH IN 6 MTR FORM U/G TANK & U/S
 7 FURNITURE TO BE USED ONLY FOR STORAGE OF PETROLEUM PRODUCTS
 8 TANK ARE PAINTED WITH TWO LAYER OF HOT RETURNED OVER TWO COATS OF RED UP PRIMER TO PROTECT AGAINST CORROSION
 9 FERRIGATION OF U/G STORAGE TANK ARE CONFORMING TO IS 1987, 1988 AS PER COE NAGPUR ORDER NO G-40(SC)P/MSIC
 10 ALL DIMENSIONS ARE IN METERS
 11 SB- SAND BUCKETS 10 NO AS PER EXPLOSIVE RULES
 12 FFF FIRE EXTINGUISHERS 10 NO AS PER EXPLOSIVE RULES
 13 TANK SHOULD BE GIVEN HYDRAULIC PRESSURE TEST TO BEFORE INSTALLATION AND BEFORE ANY PEROTECTIVE COATING IS APPLIED THE TEST SHOULD BE MENTION AT A CONTROL PRESSURE OF 0.36 KG/CM2 FOR TWO HOURS
 14 DIP ROAD EQUIPPED WITH THIS TYPE OF INSTALLATION SHOULD BE 3280 LONG
 15 FERRIGATION THICKNESS OF TANK SHELL PLATE AND END PLATES 20KL SHELL END 8MM
 16 TANK COMP TO CLASS 1B 125K 31 OF PETROLEUM RULES 2002
 17 ALL LIGHT PIPES FITTED AS PER APPROVALS OF COE NAGPUR 1 DATED 25.11.03
 18 NATURAL DOWN SLOPE FROM EDGE OF THE ROAD TO CULVERT ON APPROACHES WILL BE MENTION FREE FLOW OF WATER TOWARDS DRAIN
 19 SITES MEETS APPLICABLES PER IRC NORMS 1993 WITH LATEST AMMENDMENTS
 20 E.V- EXTENDED VENT PIPE
 21 E.F- EXTENDED FILL POINT
 22 NO HIGH TENSION LINE IS PASSING OVER THE SITE
 23 THE PROPOSED SITE IS FREE FROM ANY TYPE OF LITIGATION AND NO MCAISE IS PENDING IN ANY COURT OF LAW
 24 ALL NECESSARY APPROVALS FROM CONCERN DEPARTMENT TO BE OBTAINED
 25 THE PROPOSED SITE CONFORM TO IRC NORMS

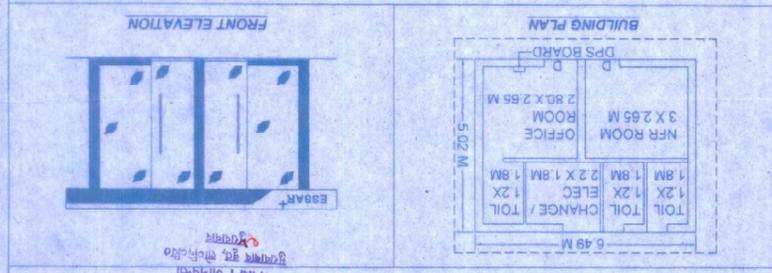

NOTES:

- 1- कर्मचारी भवन की उत्तरी दीवार में 3 मी की चौड़ाई में 11.25 क्वा. इलेक्ट्रिक लाइन का संचालन किया जायेगा।
- 2- भवन की उत्तरी दीवार में 3 मी चौड़ाई में 33 क्वा. इलेक्ट्रिक लाइन का संचालन किया जायेगा।
- 3- भवन की उत्तरी दीवार में 3 मी चौड़ाई में 11 क्वा. इलेक्ट्रिक लाइन का संचालन किया जायेगा।
- 4- भवन की उत्तरी दीवार में 3 मी चौड़ाई में 33 क्वा. इलेक्ट्रिक लाइन का संचालन किया जायेगा।
- 5- भवन की उत्तरी दीवार में 3 मी चौड़ाई में 11 क्वा. इलेक्ट्रिक लाइन का संचालन किया जायेगा।
- 6- भवन की उत्तरी दीवार में 3 मी चौड़ाई में 33 क्वा. इलेक्ट्रिक लाइन का संचालन किया जायेगा।
- 7- भवन की उत्तरी दीवार में 3 मी चौड़ाई में 11 क्वा. इलेक्ट्रिक लाइन का संचालन किया जायेगा।
- 8- भवन की उत्तरी दीवार में 3 मी चौड़ाई में 33 क्वा. इलेक्ट्रिक लाइन का संचालन किया जायेगा।
- 9- भवन की उत्तरी दीवार में 3 मी चौड़ाई में 11 क्वा. इलेक्ट्रिक लाइन का संचालन किया जायेगा।
- 10- भवन की उत्तरी दीवार में 3 मी चौड़ाई में 33 क्वा. इलेक्ट्रिक लाइन का संचालन किया जायेगा।
- 11- भवन की उत्तरी दीवार में 3 मी चौड़ाई में 11 क्वा. इलेक्ट्रिक लाइन का संचालन किया जायेगा।
- 12- भवन की उत्तरी दीवार में 3 मी चौड़ाई में 33 क्वा. इलेक्ट्रिक लाइन का संचालन किया जायेगा।
- 13- भवन की उत्तरी दीवार में 3 मी चौड़ाई में 11 क्वा. इलेक्ट्रिक लाइन का संचालन किया जायेगा।
- 14- भवन की उत्तरी दीवार में 3 मी चौड़ाई में 33 क्वा. इलेक्ट्रिक लाइन का संचालन किया जायेगा।
- 15- भवन की उत्तरी दीवार में 3 मी चौड़ाई में 11 क्वा. इलेक्ट्रिक लाइन का संचालन किया जायेगा।
- 16- भवन की उत्तरी दीवार में 3 मी चौड़ाई में 33 क्वा. इलेक्ट्रिक लाइन का संचालन किया जायेगा।
- 17- भवन की उत्तरी दीवार में 3 मी चौड़ाई में 11 क्वा. इलेक्ट्रिक लाइन का संचालन किया जायेगा।
- 18- भवन की उत्तरी दीवार में 3 मी चौड़ाई में 33 क्वा. इलेक्ट्रिक लाइन का संचालन किया जायेगा।
- 19- भवन की उत्तरी दीवार में 3 मी चौड़ाई में 11 क्वा. इलेक्ट्रिक लाइन का संचालन किया जायेगा।
- 20- भवन की उत्तरी दीवार में 3 मी चौड़ाई में 33 क्वा. इलेक्ट्रिक लाइन का संचालन किया जायेगा।
- 21- भवन की उत्तरी दीवार में 3 मी चौड़ाई में 11 क्वा. इलेक्ट्रिक लाइन का संचालन किया जायेगा।
- 22- भवन की उत्तरी दीवार में 3 मी चौड़ाई में 33 क्वा. इलेक्ट्रिक लाइन का संचालन किया जायेगा।
- 23- भवन की उत्तरी दीवार में 3 मी चौड़ाई में 11 क्वा. इलेक्ट्रिक लाइन का संचालन किया जायेगा।
- 24- भवन की उत्तरी दीवार में 3 मी चौड़ाई में 33 क्वा. इलेक्ट्रिक लाइन का संचालन किया जायेगा।
- 25- भवन की उत्तरी दीवार में 3 मी चौड़ाई में 11 क्वा. इलेक्ट्रिक लाइन का संचालन किया जायेगा।

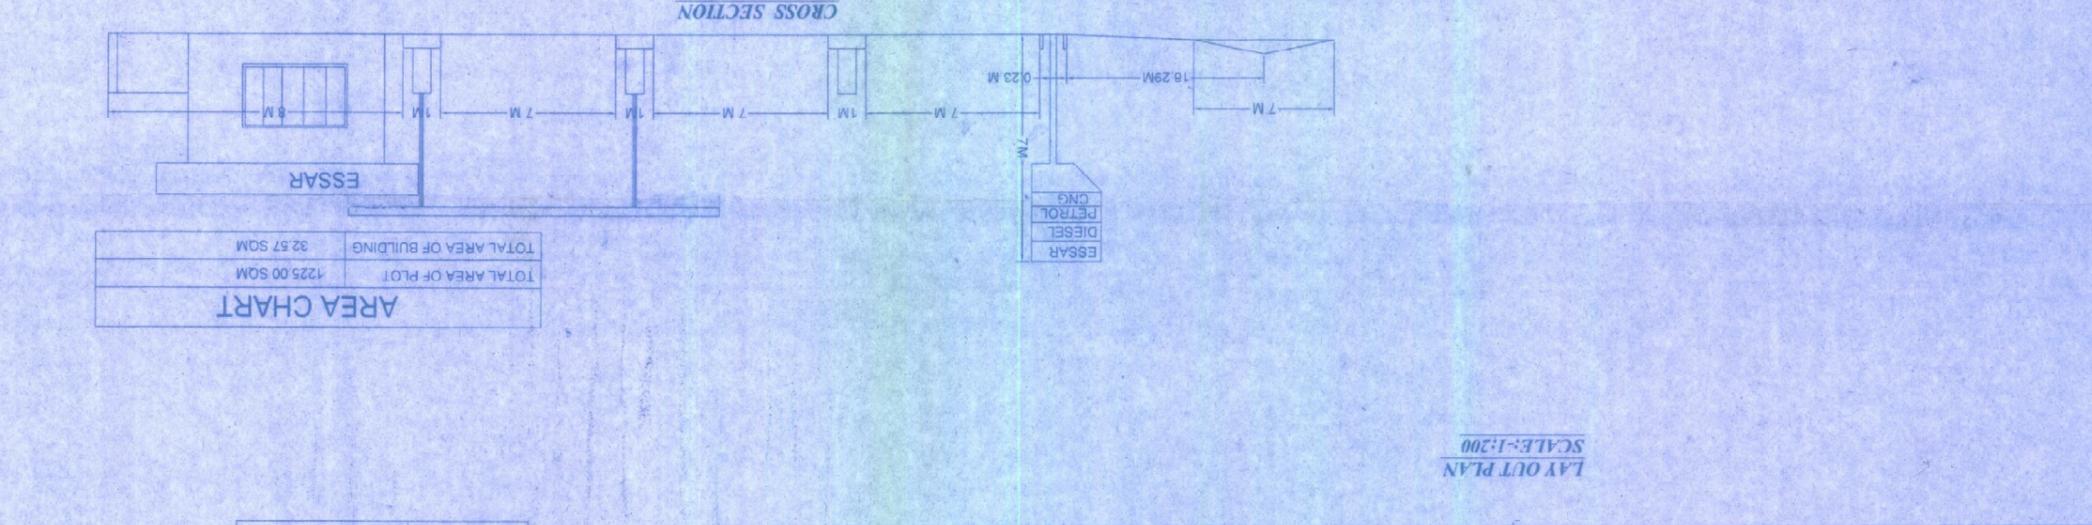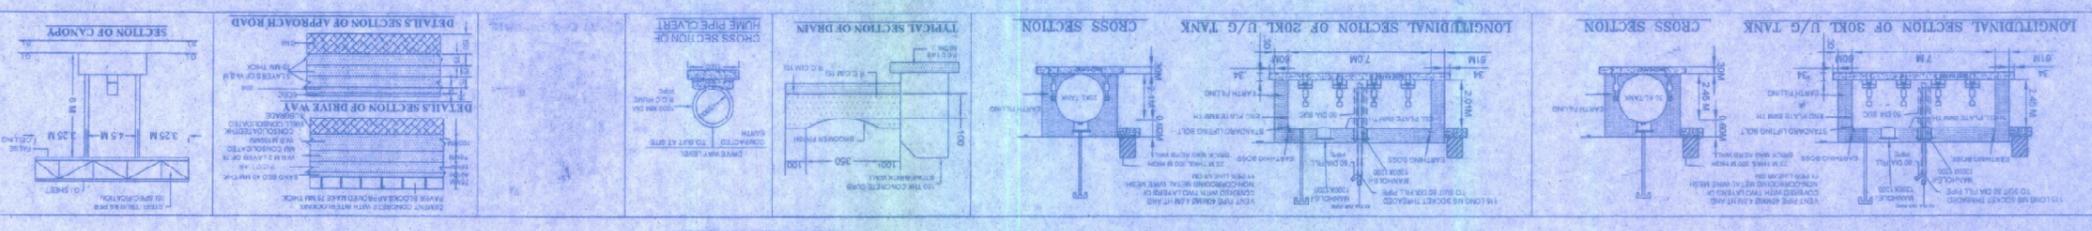

SITE DETAILS	
KHASRA NO	112
VILLAGE	MASEVI RASOOLPUR
TEHSIL	BILARI
POST OFFICE	DINGRUPUR
PIN CODE	244301
POLICE STN	MAINATHER
RAILWAY STN	KUNDARKI
DISTRICT	MORADABAD
STATE	U.P

